
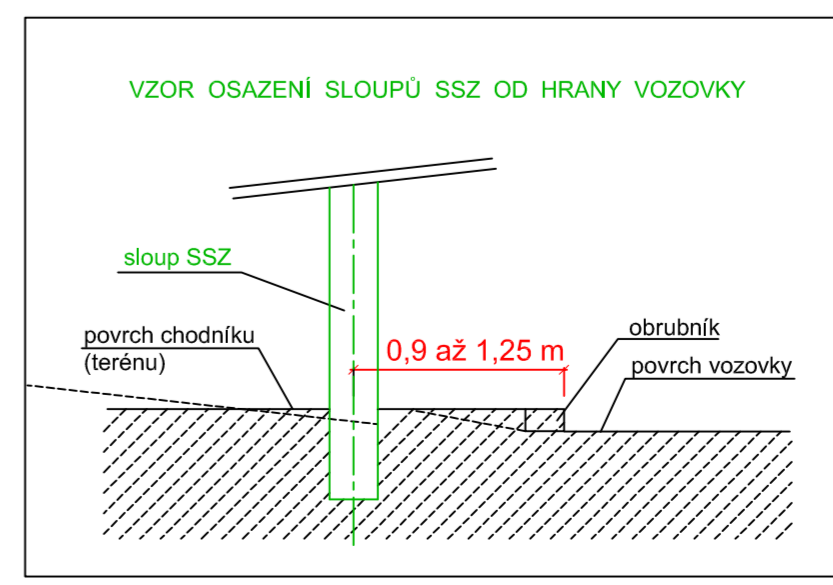


FINANČNÍ ÚŘAD  
2923/

LEGENDA:

- sloup světelné signalizace
- jiný sloup (např. veřejné osvětlení)
- výložník s údajem o délce výložníku
- panel
- návěstidlo pro vozidla
- návěstidlo s kontrastním rámečkem
- návěstidlo se směrovým signálem
- návěstidlo doplnkové zelené šipky
- návěstidlo signálu pro opuštění křižovatky
- žluté světlo ve tvaru chodce
- přerušované žluté světlo ve tvaru chodce
- návěstidlo pro tramvaje
- návěstidlo pro tramvaje - předsignál
- návěstidlo pro cyklisty
- návěstidlo pro chodce
- návěstidlo pro chodce s akustickou signalizací pro nevidomé
- tlačítko pro chodce, kontaktní zámeček pro tramvaje
- tlačítko
- ruční řízení
- smyčka indukčního dopravního detektoru
- infrazdetektor
- trolejový kontakt
- videokamera
- videoměrka
- videoměrka se směrovou detekcí

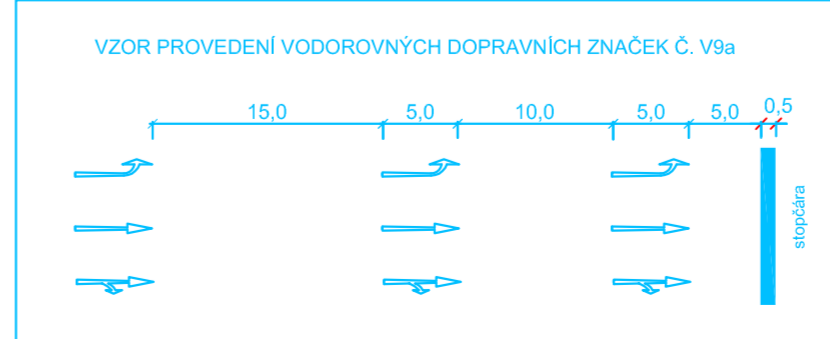

- Rozměry videoměrky (délka x šířka ve směru jízdy):
- DVA1 videoměrka 50,0 x 2,0 m
  - DVB1 videoměrka 30,0 x 2,0 m
  - DVC1 videoměrka 15,0 x 2,0 m
  - DVD1 videoměrka 15,0 x 2,0 m
  - DVE1 videoměrka 50,0 x 2,0 m
  - DVE1' videoměrka 50,0 x 2,0 m
  - DVF1 videoměrka 50,0 x 2,0 m
  - DVG1 videoměrka 50,0 x 2,0 m
  - DVH1 videoměrka 15,0 x 2,0 m
  - DSH1 videoměrka 15,0 x 2,0 m
- Rozměry videoměrky pro sčítání (délka x šířka ve směru jízdy):
- DVAS videoměrka 0,5 x 2,0 m
- Videokamery umístěti ve výšce cca 6,0 m

Všechny přechody budou řešeny jako bezbariérové včetně signálních a varovných pásů pro nevidomé.

**DIP MAREK**  
Podolská 42, 140 00 Praha 4  
tel., fax: 241 433 940 e-mail: dipmarek@volny.cz

Objednatel: Ing. Douša  
Akce: **SSZ TA.03  
TÁBOR  
BUDĚJOVICKÁ - PURKYŇOVA  
SITUACE**

Odpovědný projektant: Ing. Jaroslav Marek  
Stupeň: DSP  
Datum: 5/2011  
Měřítko: 1:250

Formát: A1  
Příloha č.: 2  
Číslo paré: